


DOKUMENTACJA POWYKONAWCZA



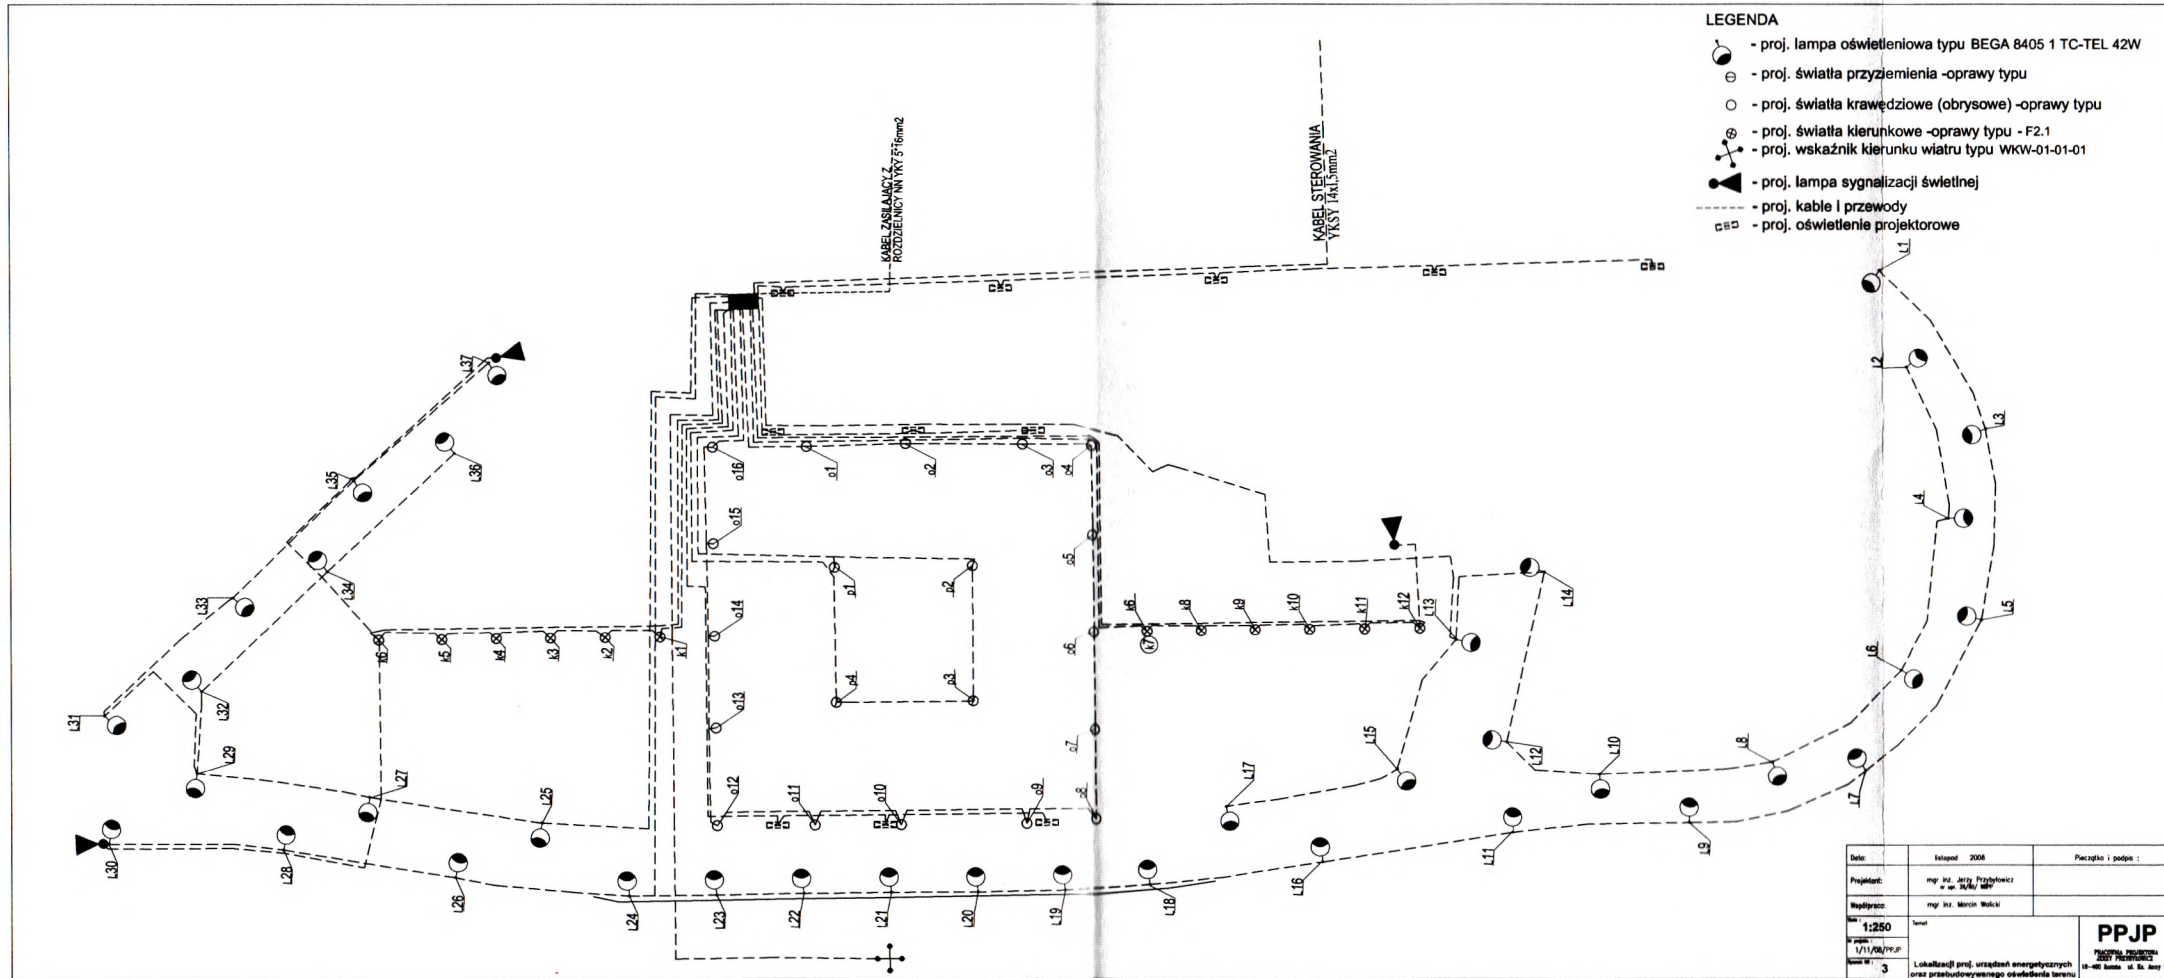

**MAPA
SYTUACYJNO – WYSOKOŚCIOWA
(do celów projektowych)
skala 1:500
m. Łomża
ul. Piłsudskiego
dz. nr 12191/3**

Niniejszą mapę sporządzono na podstawie materiałów archiwalnych i pomiaru uzupełniającego wykonanego w listopadzie 2008 roku /sekcje mapy: 244.233.0711,0712,0713,0714/
Mapa aktualna na dzień 31.10.2008 r.


Uwaga:
Nie wykluca się istnienia w terenie innych przewodów, o których brak informacji wynika z zaszczyt historycznych lub niedopełnienia przepisów zgłoszenia do inwentaryzacji (Ustawa Prawo Geodezyjne i Kartograficzne – Dz.U.30/1989 poz.163)

Wszelkie obiekty budowlane podlegają wycenieniu przez jednostkę wykonawstwa geodezyjnego lub przez osoby fizyczne posiadające uprawnienia na wykonywanie robót geodezyjnych

L.ks. 1458/201/08
Wykonawca:

LEKARSKA Sp. z o.o. Toruń
ul. Piłsudskiego 26
14-100 ŁOMŻA tel. 216 55 55
14-100 ŁOMŻA tel. 216 55 55

DOKUMENTACJA PROJEKTOWA
**PROJEKT ZAGOSPODAROWANIA TERENU
PRZEBUDOWA ISTNIEJĄCEGO OŚWIETLENIA TERENU
ORAZ BUDOWA OŚWIETLENIA NAWIGACYJNEGO.**
skala 1:500

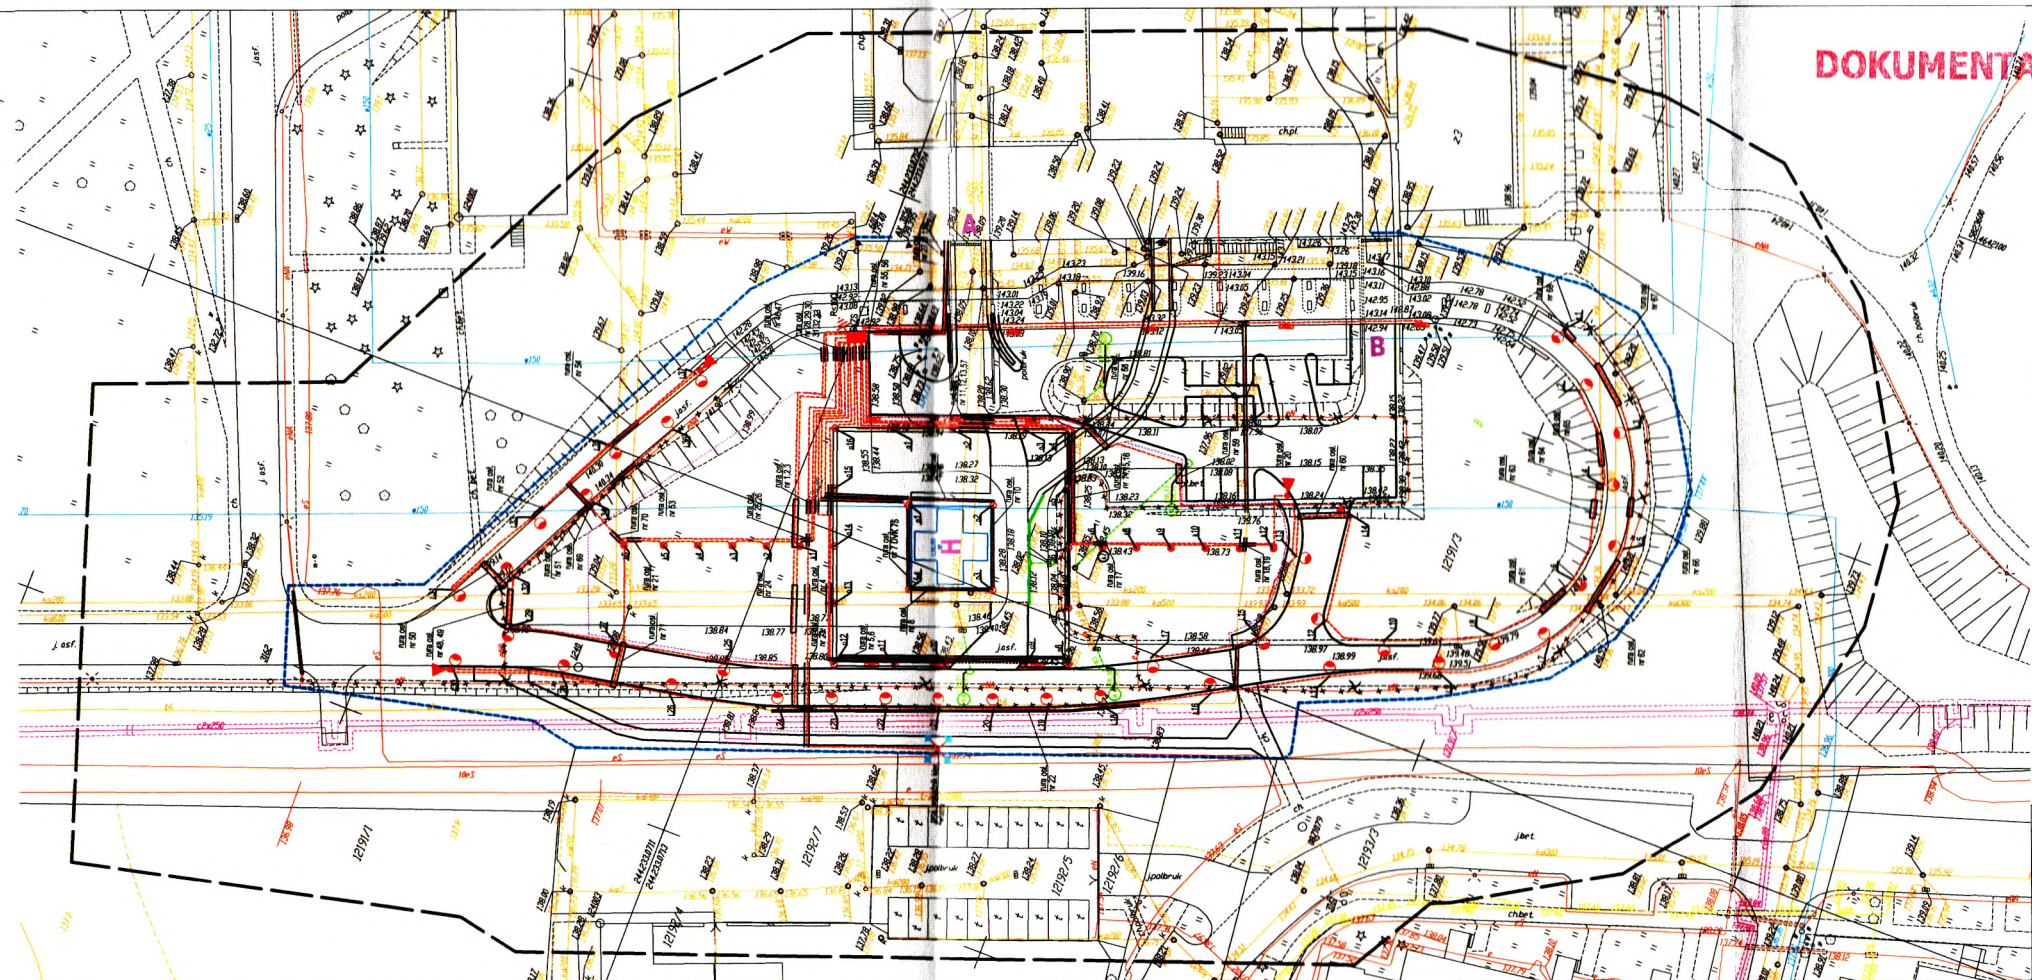

LEGENDA:

- P3164 - granice działek / użytków
- lsh. ściek telekomunikacyjny
- lsh. ściek wodociągowy
- lsh. ściek elektroenergetyczny
- lsh. ściek kanalizacyjny deszczowej i sanitarnej
- proj. wloty kanalizacji deszczowej
- proj. przebudowa linii telekomunikacyjnej
- proj. elementy ograniczające dostęp
- proj. oświetlenie projektowane
- proj. lampa oświetleniowa typu BEGA 8405 1 TC-TEL 42W
- proj. światła przyziemne -oprawy typu IN-CAMI (okow)
- proj. światła krawędzowe (obrysowe) -oprawy typu
- proj. światła kierunkowe -oprawy typu -F2.1
- proj. wskaźnik kierunku wlotu typu WKKW-01-01
- proj. lampa sygnalizacyjna świetlna
- proj. kable i przewody
- Bkwicowana listwiata lampa oświetleniowa
- Bkwicowana listwiata kablowa linia oświetleniowa
- zakres opracowania
- zakres opracowania podkladu geodezyjnego
- pkt. osnowy geodezyjnej wysokość pkt. osnowy
- lsh. ściek depha

Data:	listopad 2008	Pieczątka i podpis:
Projektant:	mgr inż. Marek Wojnowski UAN 7342-35/92	
Współpracownik:	mgr inż. Marcin Wołk	
Skala:	1:500	
Przebieg:	1/11/08/PPJP	
Strona:	1	
Opis: Budowa listwy do lampy rektownej wraz z przebudową dróg dojazdowych i wykonaniem drogi transportowej -strzeliwskiej PROJEKT ZAGOSPODAROWANIA TERENU PRZEBUDOWA ISTNIEJĄCEGO OŚWIETLENIA TERENU ORAZ BUDOWA OŚWIETLENIA NAWIGACYJNEGO.		PPJP PRACOWNIA PROJEKTOWA JEDY PIERZCHORZE 16-400 Łomża ul. Bp. Armii 1/13