


UWAGA
Do każdego aparatu "sztuczna nerka" niezbędne jest gniazdo elektryczne min. 230 V 1,5 KW decyduje DTR urzędzenia

ZESTAWIENIE POMIESZCZEŃ
STACJA DIALIZ

NR	NAZWA POMIESZCZENIA	POW. (m ²)
01	KOMUNIKACJA/POCZEKALNIA	39,53
02	ŁAZIENKA NPS	6,16
03	REJESTRACJA	13,50
04	ARCHIWUM	6,87
05	MAGAZYN	8,50
06	HALA DIALIZ	174,87
07	KORYTARZ	60,11
08	POMIESZCZENIE PORZĄDKOWE	2,69
09	DIALIZY STANOWISKA WIRUSOWE	29,58
10	ŁAZIENKA	3,05
11	POKÓJ REPERACJI APARATÓW	16,34
12	PRZEDSIÓNEK	3,64
13	ŁAZIENKA	4,27
14	POKÓJ SOCJALNY PERSONELU	12,45
15	POKÓJ BADAŃ	16,34
16	MAGAZYN	8,39
17	POKÓJ SZKOLEŃ PACJENTÓW	15,80
18	PRZEDSIÓNEK	7,39
19	BRUDOWNIK	4,87
20	SZATNIA KOBIET	12,55
21	SZATNIA MĘŻCZYZN	12,33
22	ŁAZIENKA	4,82
RAZEM		464,05m ²

STACJA DIALIZ
TECHNOLOGIA
RZUT PARTERU
SKALA 1:50

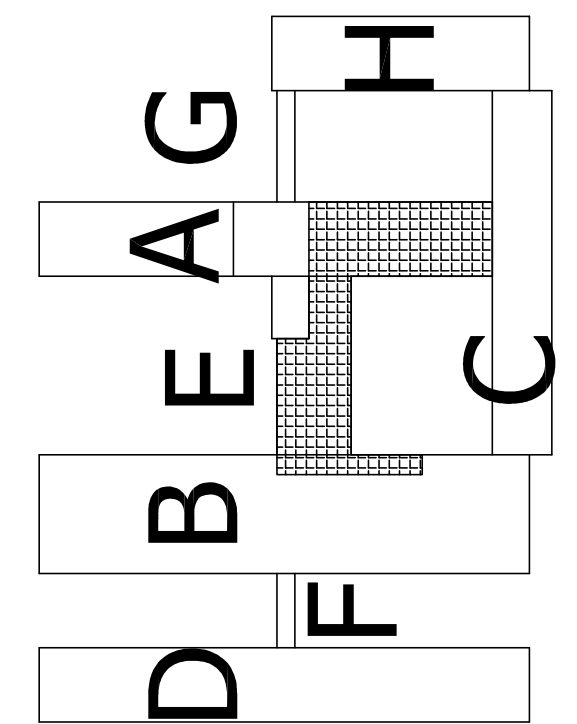

Tytuł:	PROJEKT BUDOWLANY PRZEBUDOWY POMIESZCZEŃ BUDYNKU SZPITALA WOJEWÓDZKIEGO W ŁOMŻY NA POTRZEBY STACJI DIALIZ		
Adres obiektu:	ul. Al. Piłsudskiego 11 18-404 Łomża		
Nazwa rysunku:	RZUT PARTERU	Data:	czerwiec 2014r.
Projektant:	Inż. Andrzej Wacław SUW 325/80	Skala:	1:50
		NR RYS.:	T1
		Brand:	TECHNOLOGIA